
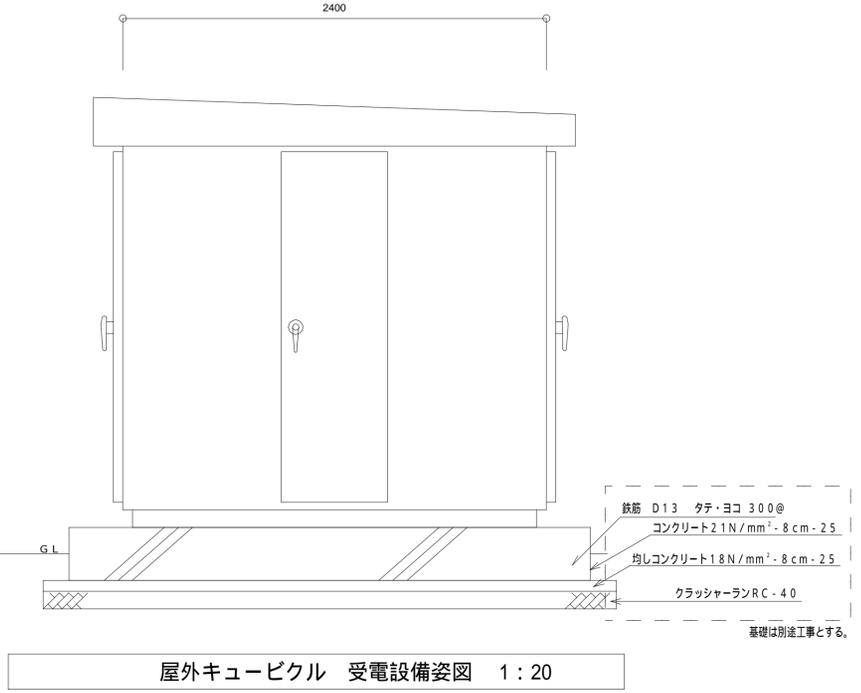
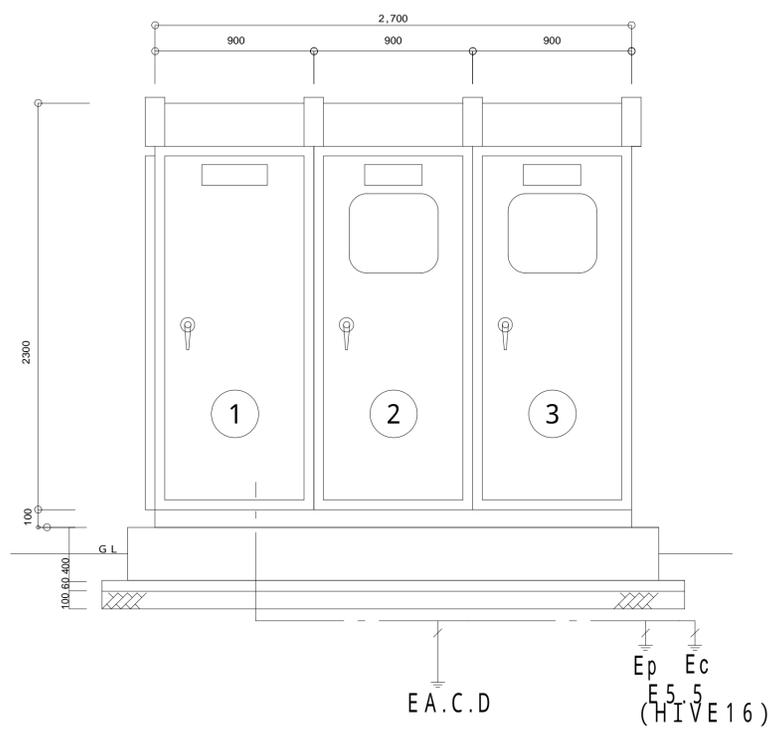


凡例

記号	名称	備考	記号	名称	備考
PAS	気中負荷開閉器		DG	地絡方向継電器	
CH	ケーブルヘッド		OC	過電流継電器	
VCT	計器用変圧器		V	電圧計	
DS	断路器		A	電流計	
LA	避雷器		MA	マルチメーター	
VCB	真空遮断器	手動/本誌	W	電力計	
VT	計器用変圧器		COS	力率計	
CT	計器用変圧器		VS	電圧計切替スイッチ	
T	油入り変圧器	JEW 1500	AS	電流計切替スイッチ	
VMC	高圧電磁接触器		SS	自動力率調整装置	
C	コンデンサ		MCDT	双投用電磁接触器	
SR	リアクトル		MCCB	配線用遮断器	
DCC	放電コイル		LGR	低圧地絡継電器	
LBS	高圧負荷開閉器		ZPD	零相電圧検出装置	
OVGR	地絡過電圧継電器		ZCT	零相変流器	
PF	電力ヒューズ		TH	サーマルリレー	

故障表示は下記による。

項目	配電盤		外部信号 (警報)
	表示ランプ	ブザー	
PAS異常	○	○	○
過電流継電器	○		一括

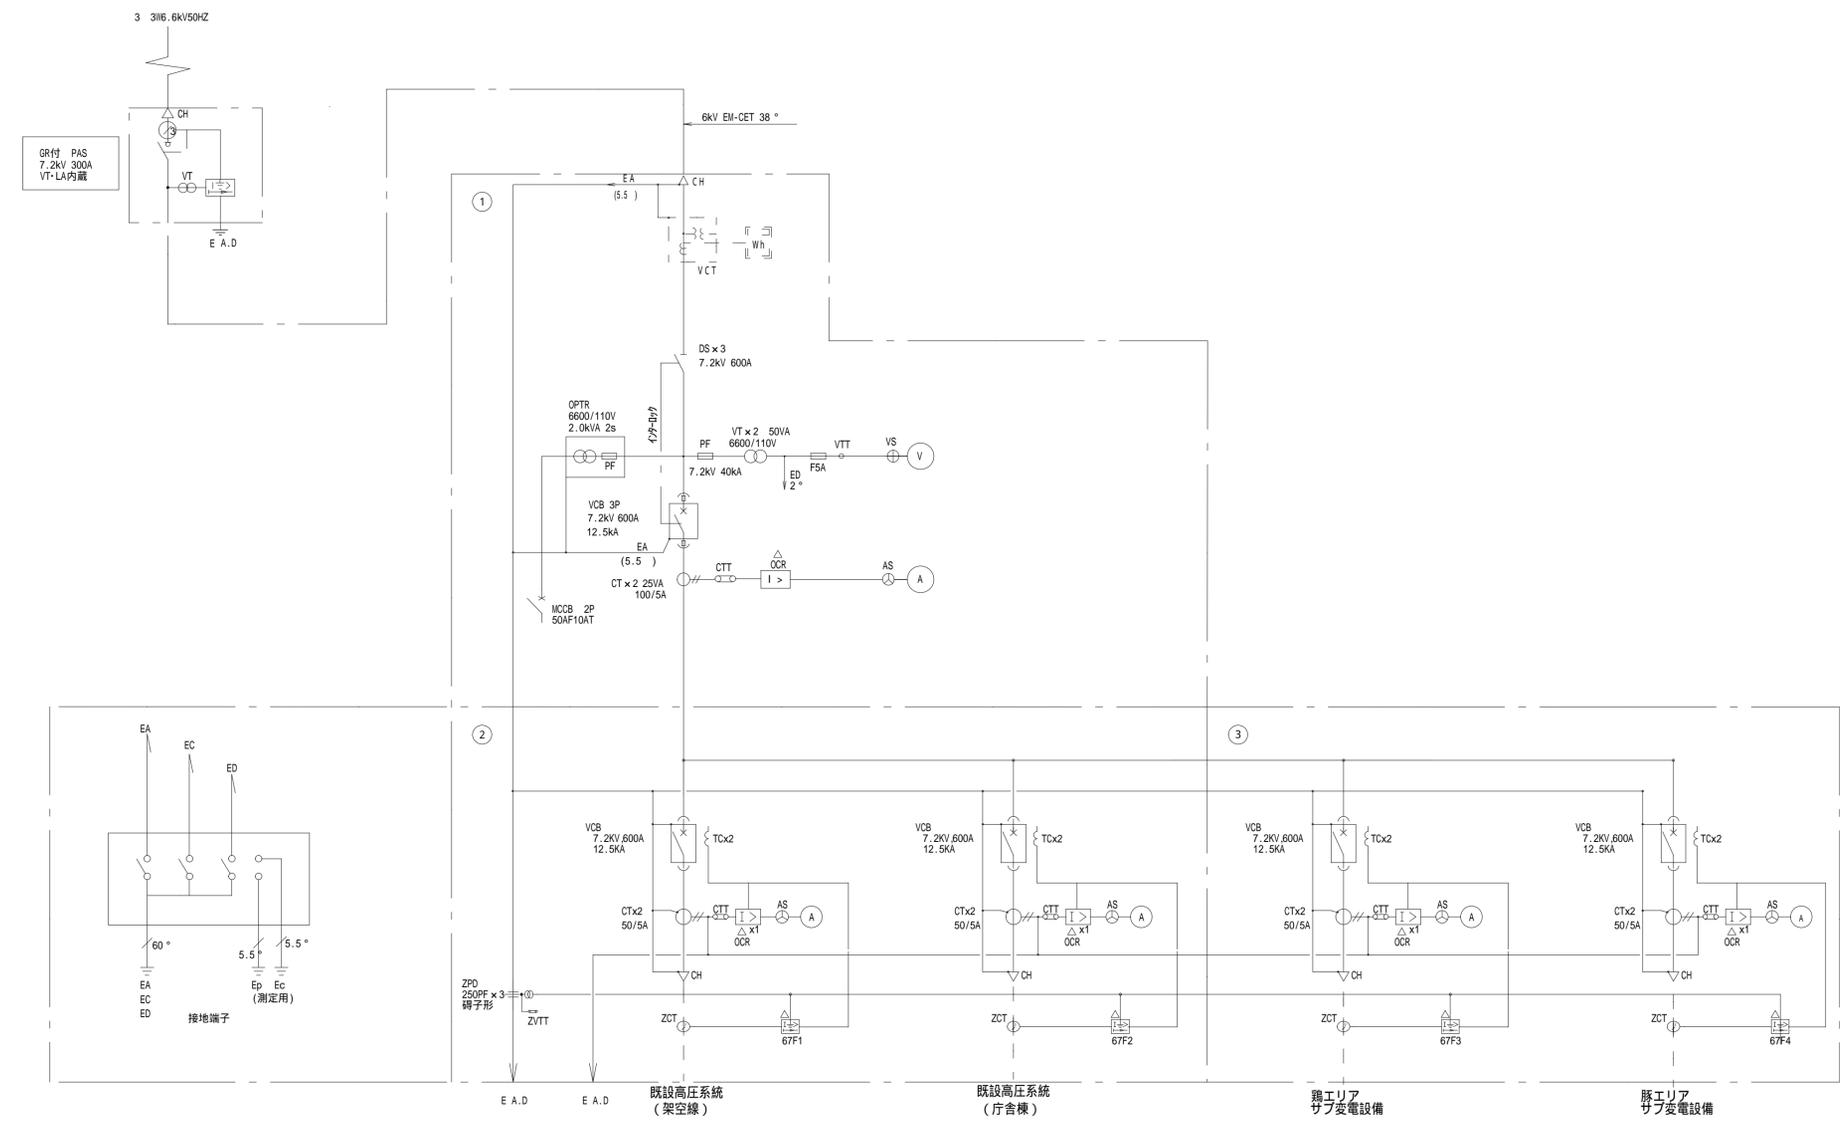

記号	名称	重量(kg)
①	高圧受電盤	850
②	高圧き電盤 1	700
③	高圧き電盤 2	800

しゅん功図				
件名	青梅畜産センター(31)改築電気設備工事			
図名	[共] 受変電設備 単線結線図・姿図			
しゅん功	令和 2年 11月 30日	図番 E-303	縮尺	A1:1/20 A3:1/40
受注者	[REDACTED]		代理人	[REDACTED]
工事監理	[REDACTED]		担当者	[REDACTED]
工事主管課	東京都財務局 建築保全部 施設整備第一課			

屋外キュービクル 受電設備姿図 1:20